



SETOR DE ENGENHARIA		PRANCHA -
PREFEITURA MUNICIPAL DE MACHADINHO		A-01/06
CONTEÚDO -	PLANTA SITUAÇÃO/ IMPLANTAÇÃO	ESCALA -
PROPRIETÁRIO -	PREFEITURA MUNICIPAL DE MACHADINHO	1/100
ENDEREÇO -	AVENIDA INDEPENDÊNCIA	ÁREA -
RESPONSÁVEIS TÉCNICOS -		1.381,00 M ²
ENG. CIVIL AFONSO TAKAO DUARTE IWA-CREA 152421	ARQUITETA E URBANISTA CAU 166772-6 ISABELLE RISSON	DATA - 19.02.19
ALDIR BRIZON PREFEITO MUNICIPAL		

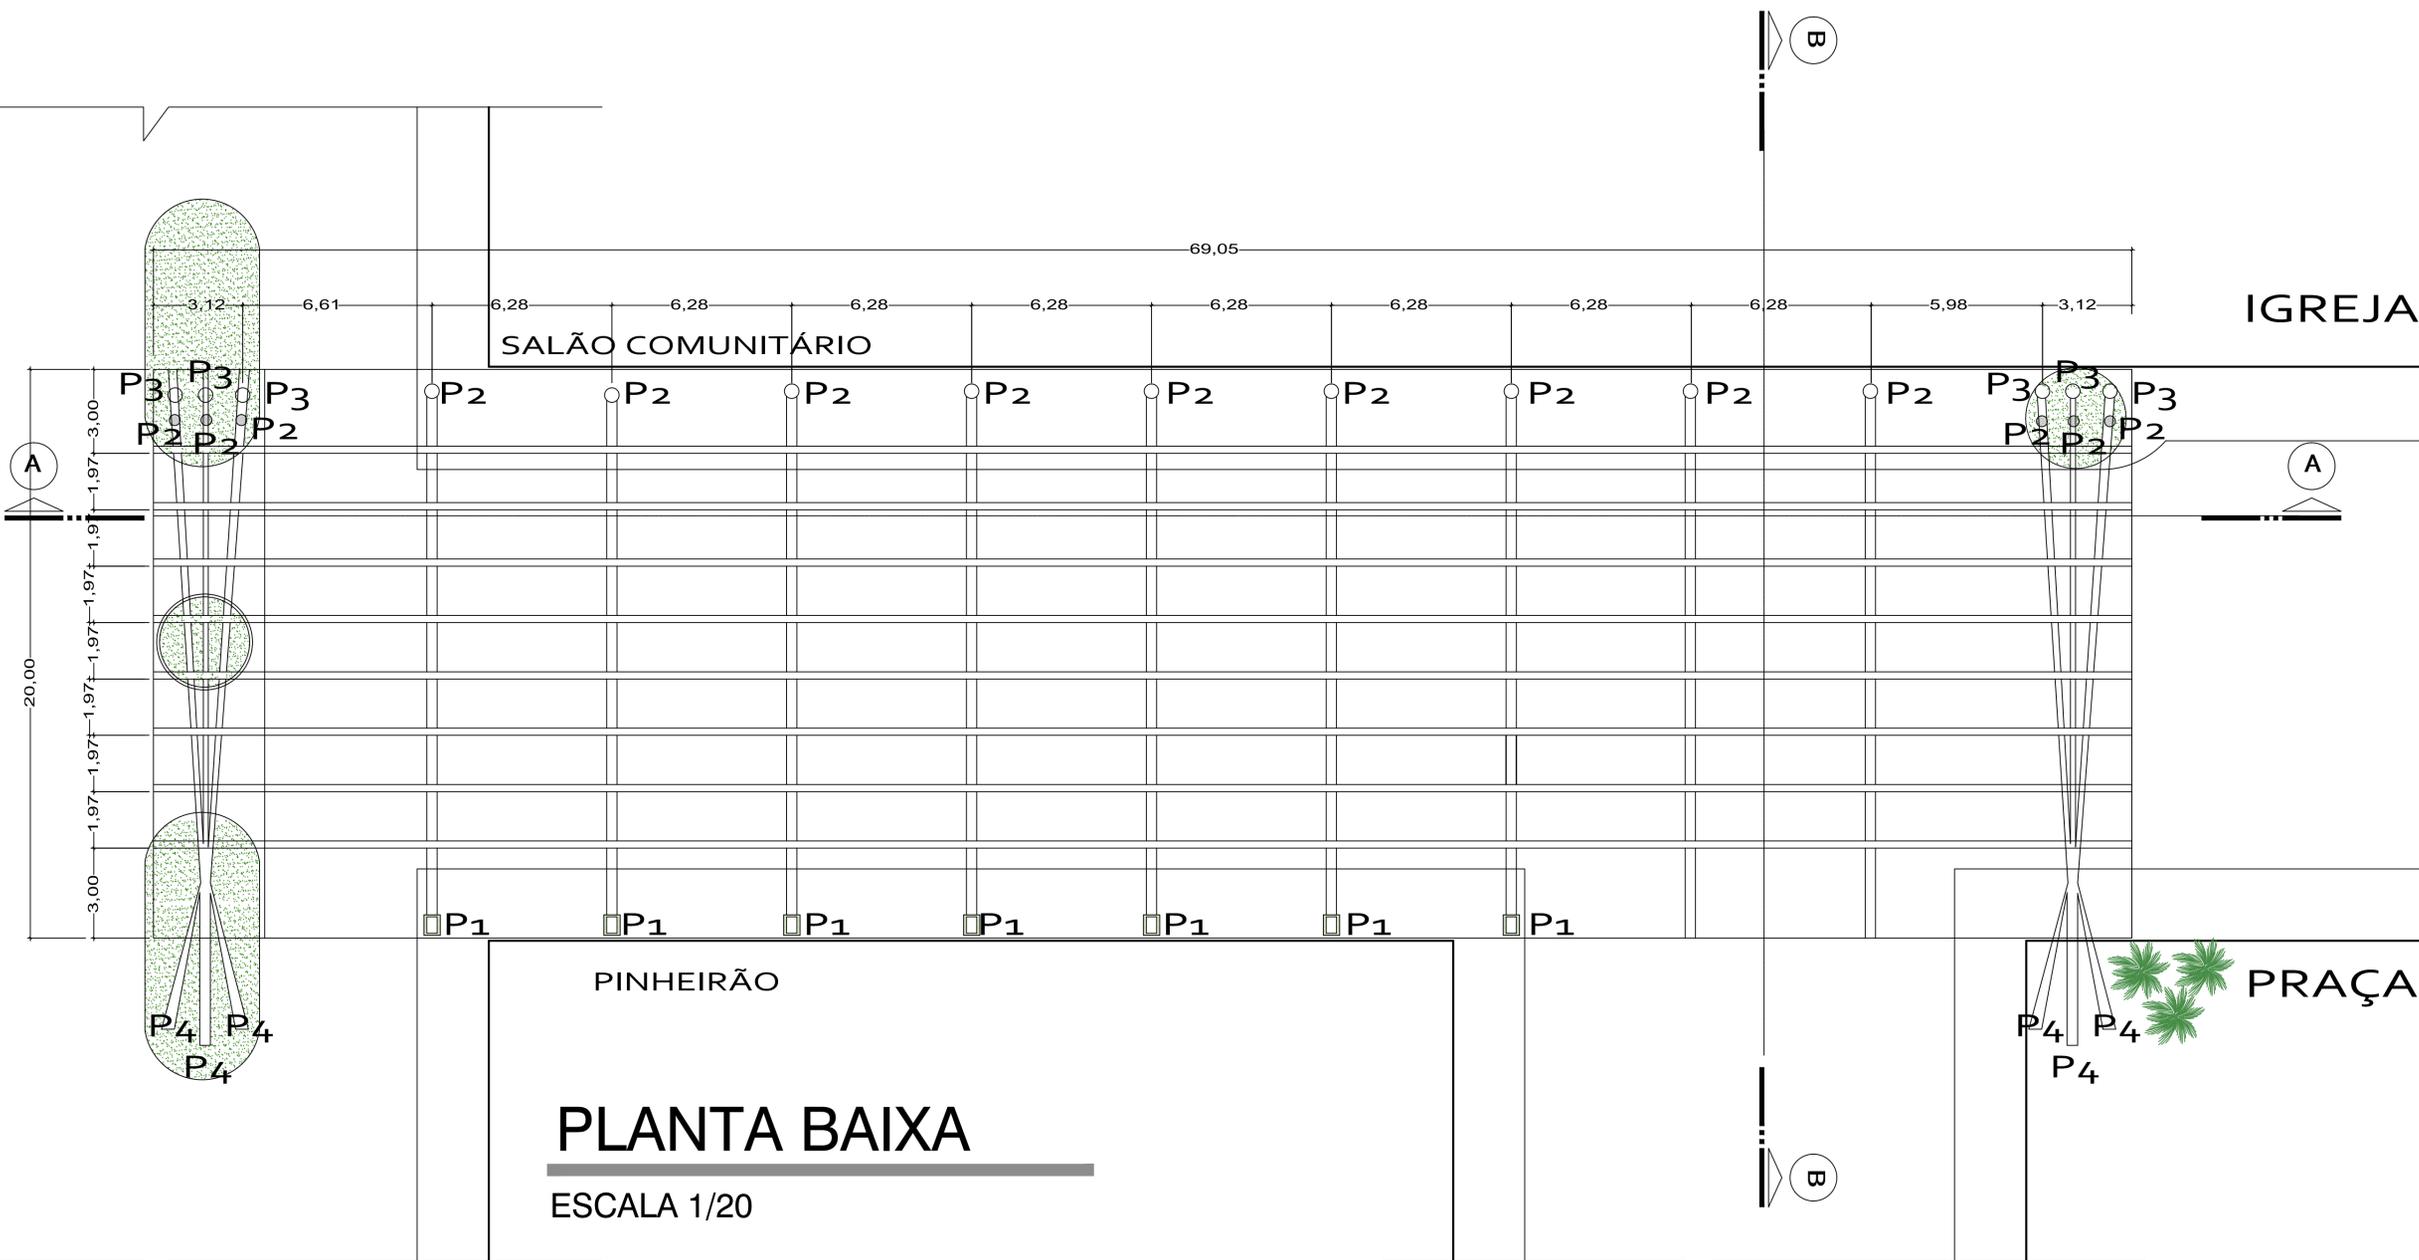


- P1: PILAR RETANGULAR INCLINADO/ comprimento 7.20- 7 uni.
- P2: PILAR TUBULAR INCLINADO/ comprimento 7.50- 15 uni.
- P3: PILAR TUBULAR RETO/ comprimento 6.50- 6 uni.
- P4: PILAR RETANGULAR INCLINADO - PÓRTICOS
comprimento 7.80 metros- 06 unidades.


SETOR DE ENGENHARIA		PRANCHA -
PREFEITURA MUNICIPAL DE MACHADINHO		A-02/06
CONTEÚDO -	PLANTA BAIXA	ESCALA -
PROPRIETÁRIO -	PREFEITURA MUNICIPAL DE MACHADINHO	1/100
ENDEREÇO -	AVENIDA INDEPENDÊNCIA	ÁREA -
RESPONSÁVEIS TÉCNICOS -	<div style="display: flex; justify-content: space-between;"> <div> <p>ENG. CIVIL AFONSO TAKAO DUARTE IWA-CREA 152421</p> </div> <div> <p>ARQUITETA E URBANISTA CAU 166772-6 ISABELE RISSON</p> </div> </div>	1.381,00 M²
ALDR GRIZON PREFEITO MUNICIPAL		DATA - 19.02.19

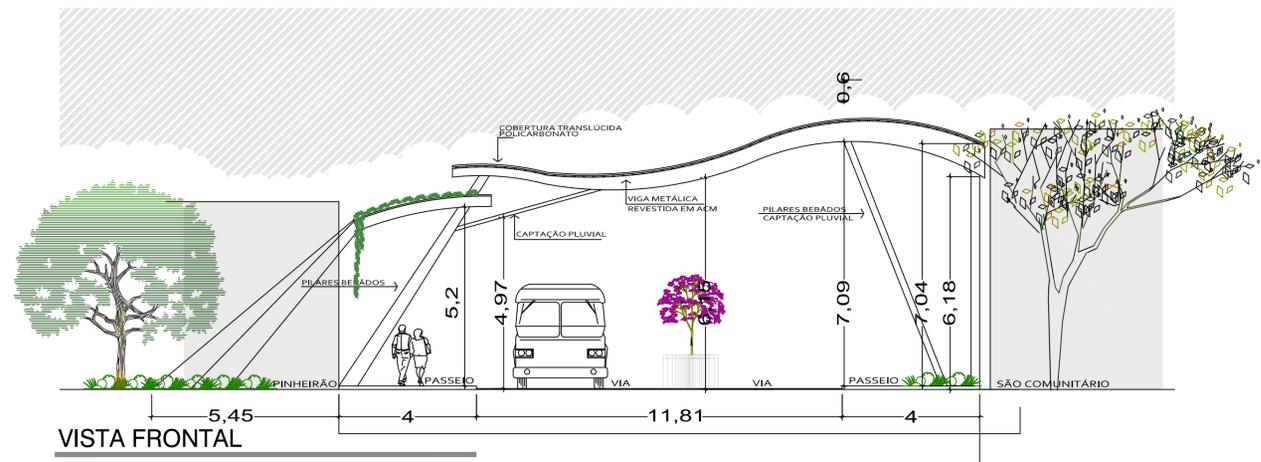

VISTA FRONTAL

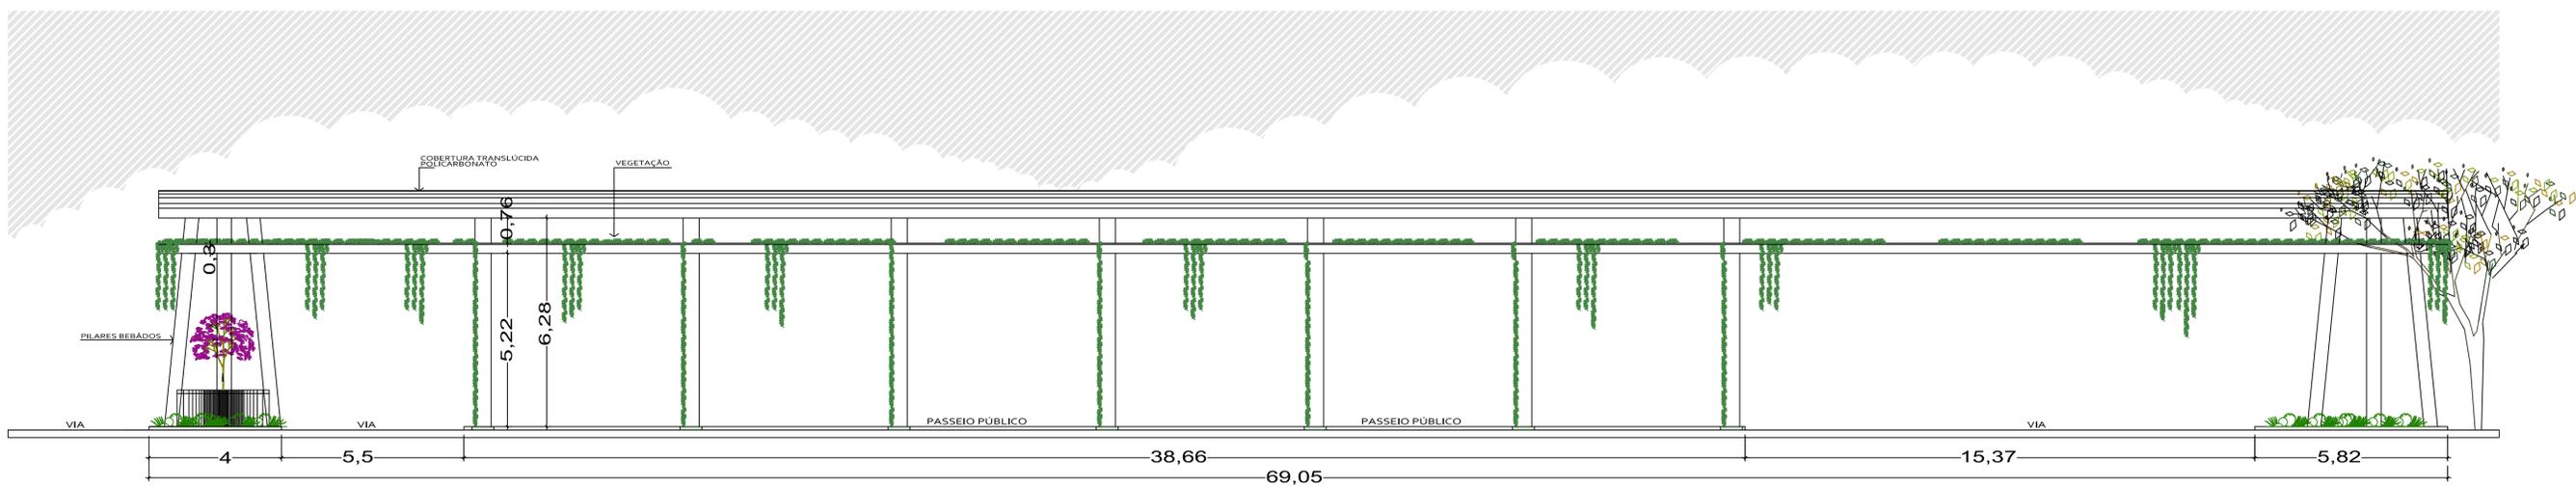


FACHADA LATERAL- SENTIDO PINHEIRÃO

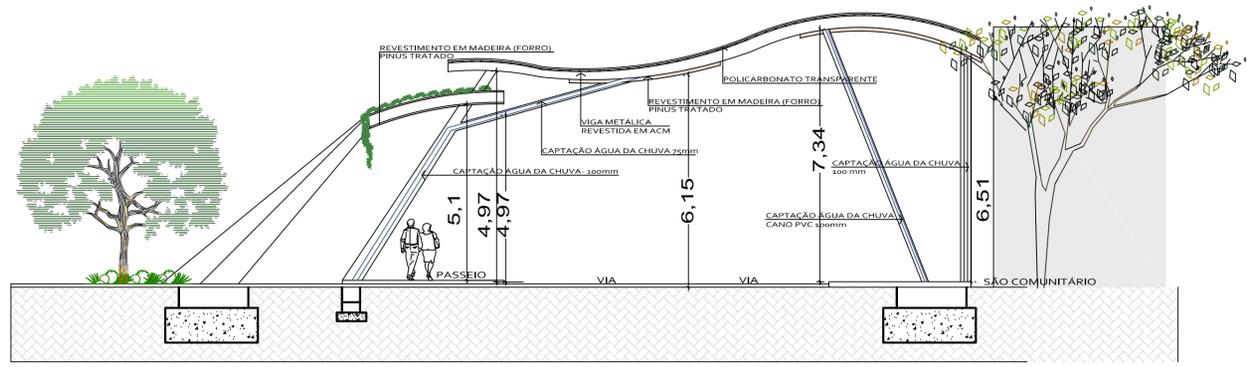

CORTE BB

SETOR DE ENGENHARIA		PRANCHA -
PREFEITURA MUNICIPAL DE MACHADINHO		A-03/06
CONTEÚDO -	CORTES/COBERTURA	ESCALA -
PROPRIETÁRIO -	PREFEITURA MUNICIPAL DE MACHADINHO	1/100
ENDEREÇO -	AVENIDA INDEPENDÊNCIA	ÁREA -
RESPONSÁVEIS TÉCNICOS -		1.381,00 M²
ENGR. CIVIL AFONSO TAKAO DUARTE IWA-CREA 152421	ARQUITETA E URBANISTA CAU 166772-6 ISABELE RISSON	DATA - 19.02.19
ALDIR GRIZON PREFEITO MUNICIPAL		

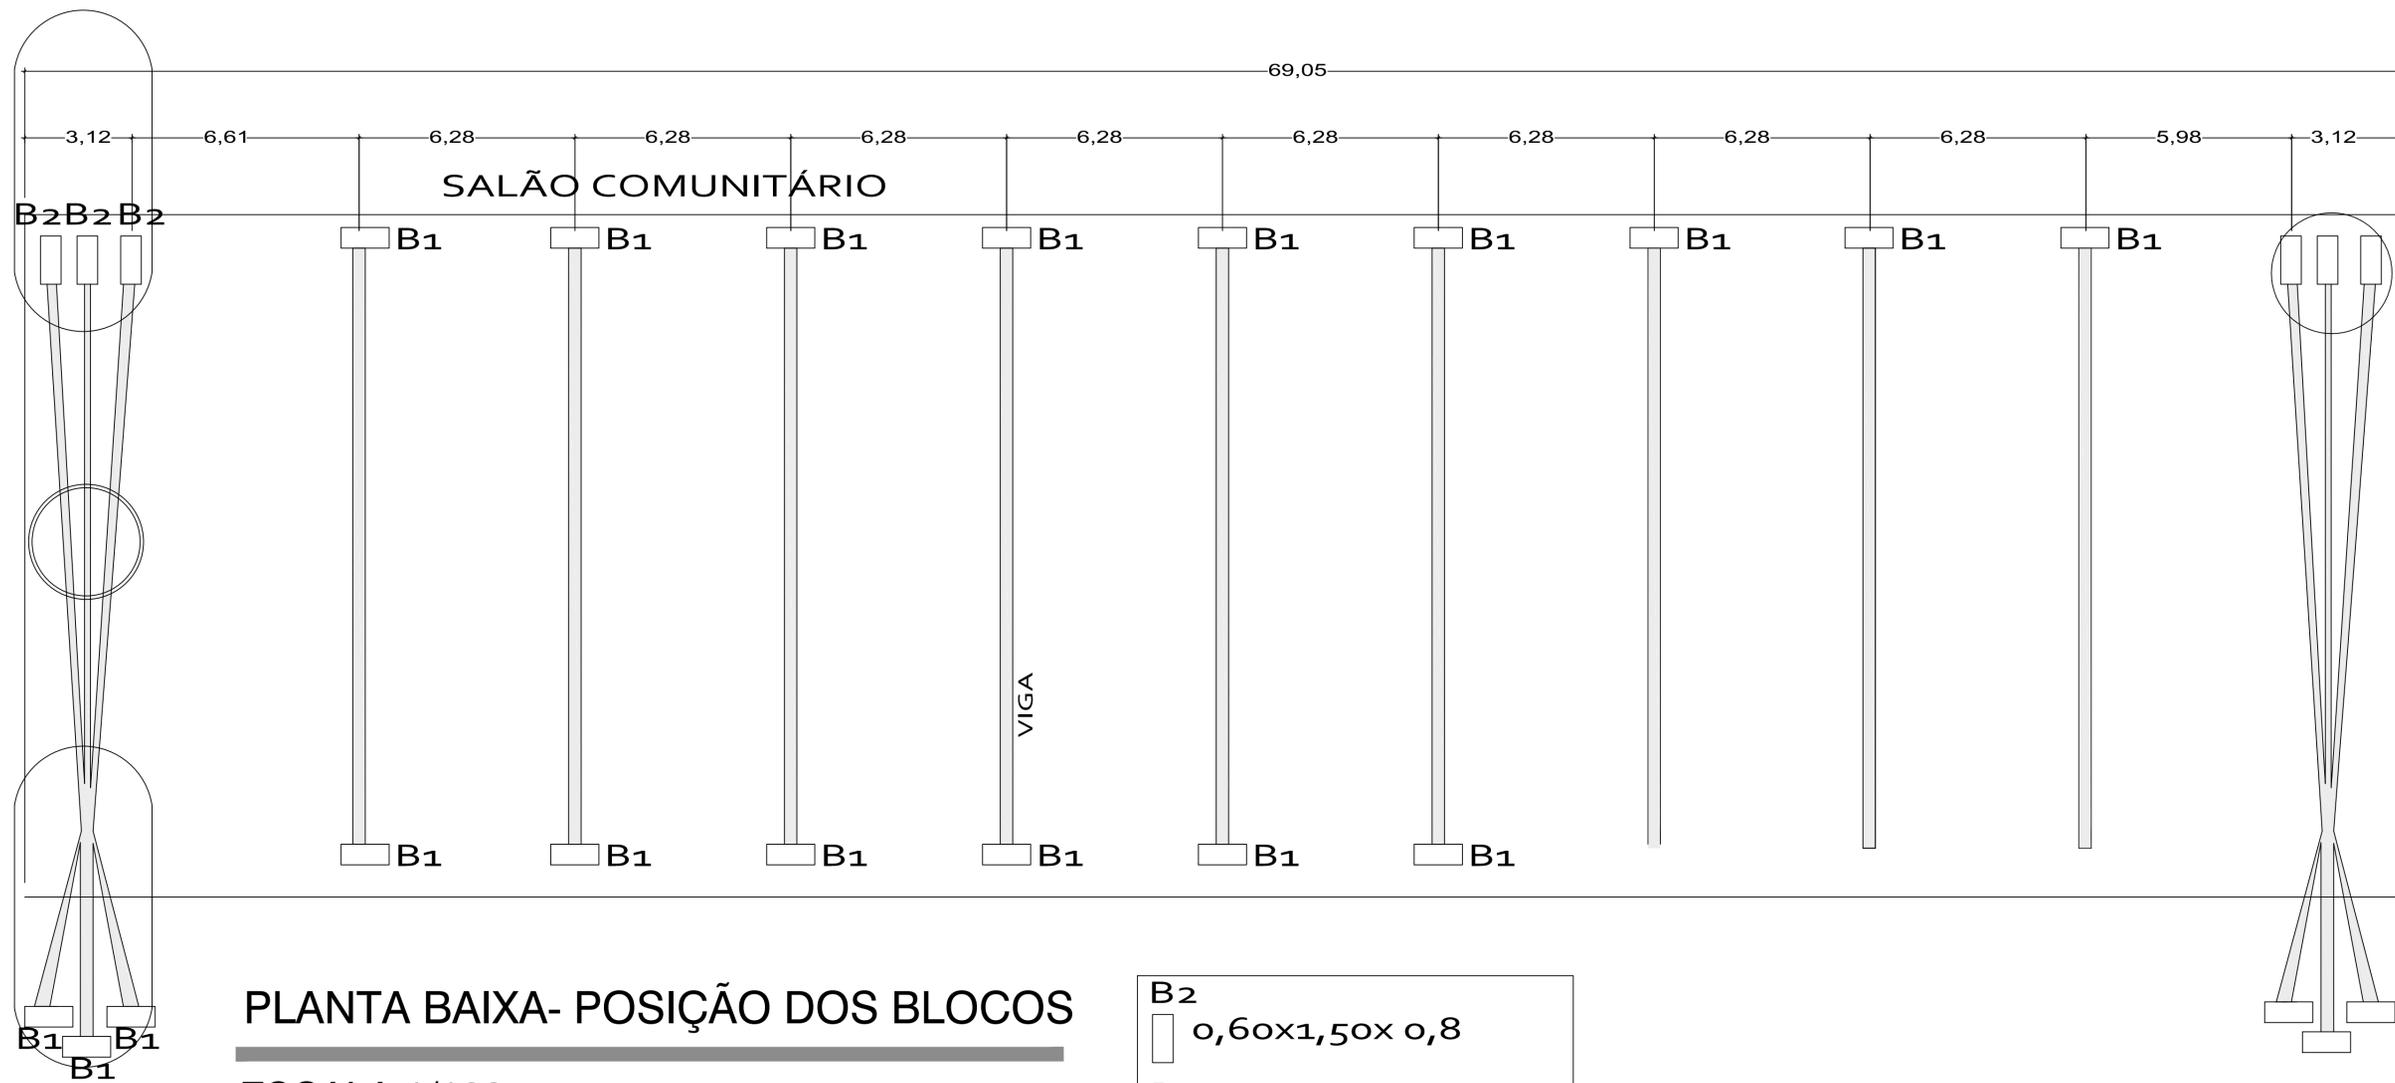


PLANTA BAIXA- POSIÇÃO DOS BLOCOS

ESCALA 1/100

B2	0,60x1,50x 0,8
B1	1,50 x 0,60 x 0,8

SETOR DE ENGENHARIA PREFEITURA MUNICIPAL DE MACHADINHO	
CONTEÚDO - LOCAÇÃO SAPATAS	PRANCHA - A-04/06
PROPRIETÁRIO - PREFEITURA MUNICIPAL DE MACHADINHO	ESCALA - 1/100
ENDEREÇO - AVENIDA INDEPENDÊNCIA	ÁREA - 1.381,00 M²
RESPONSÁVEIS TÉCNICOS -	DATA - 19.02.19
ENG. CIVIL AFONSO TAKAO DUARTE IWAIGREA 152421	ARQUITETA E URBANISTA CAU 166772-6 ISABELE RISSON

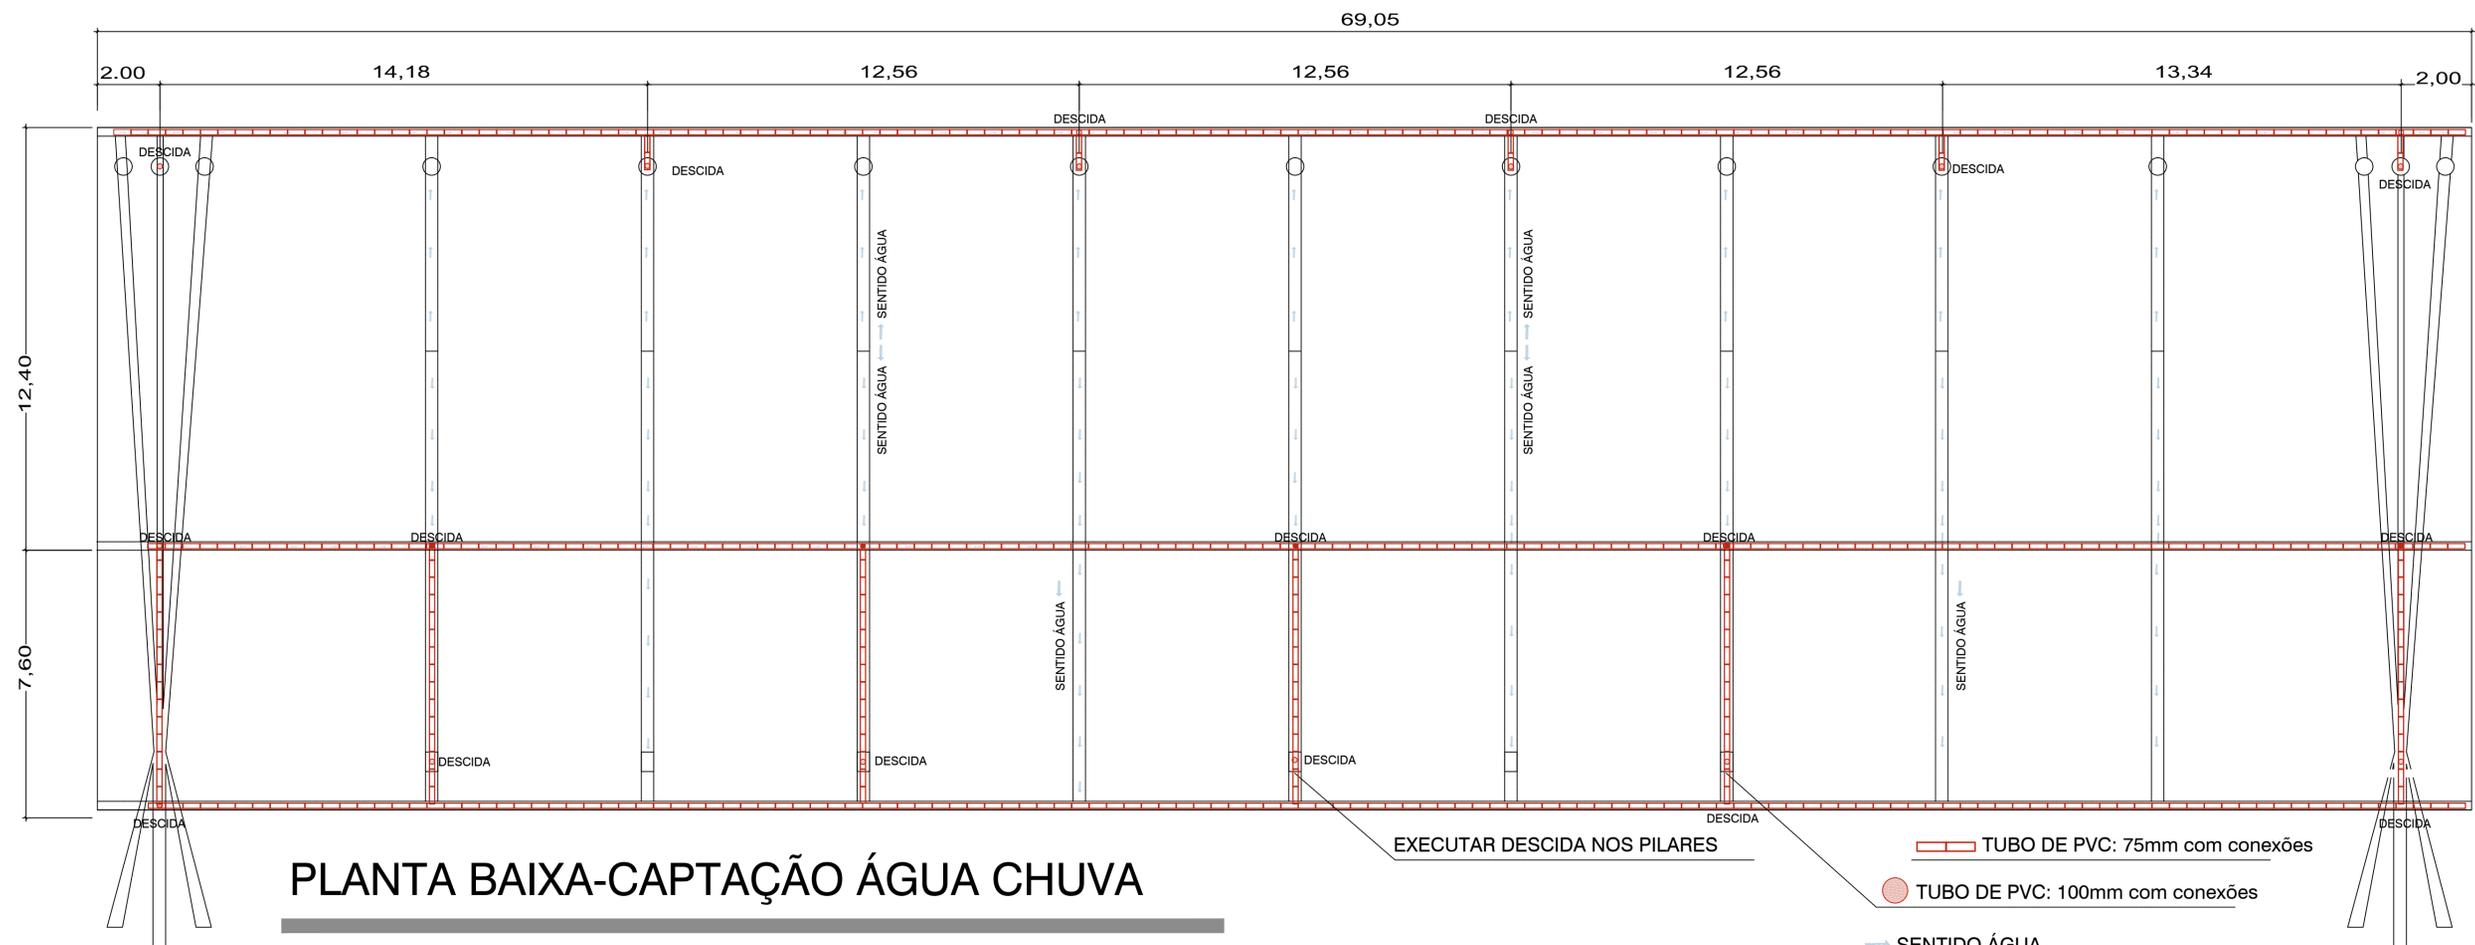

PLANTA BAIXA-CAPTAÇÃO ÁGUA CHUVA

ESCALA 1/20

A ÁGUA CAPTADA PELAS CALHAS SERÁ DESTINADA NA BOCA DE LOBO EXISTENTE ATRAVÉS DE UMA GRELHA NA CALÇADA.

EXECUTAR DESCIDA NOS PILARES

TUBO DE PVC: 75mm com conexões


TUBO DE PVC: 100mm com conexões

SENTIDO ÁGUA

SETOR DE ENGENHARIA

PREFEITURA MUNICIPAL DE MACHADINHO

CONTEÚDO -	HIDROSSANITÁRIO	PRANCHA -	A-05/06
PROPRIETÁRIO -	PREFEITURA MUNICIPAL DE MACHADINHO	ESCALA -	1/100
ENDEREÇO -	AVENIDA INDEPENDÊNCIA	ÁREA -	1.381,00 M ²
RESPONSÁVEL TÉCNICO -	ENG. CIVIL AFDNSO TAKAO DUARTE IWAIGREA 152421	ARQUITETA E URBANISTA CAU 166772-6 ISABELE RISSON	DATA - 19.02.19
	ÁLCIR BRIZON PREFEITO MUNICIPAL		

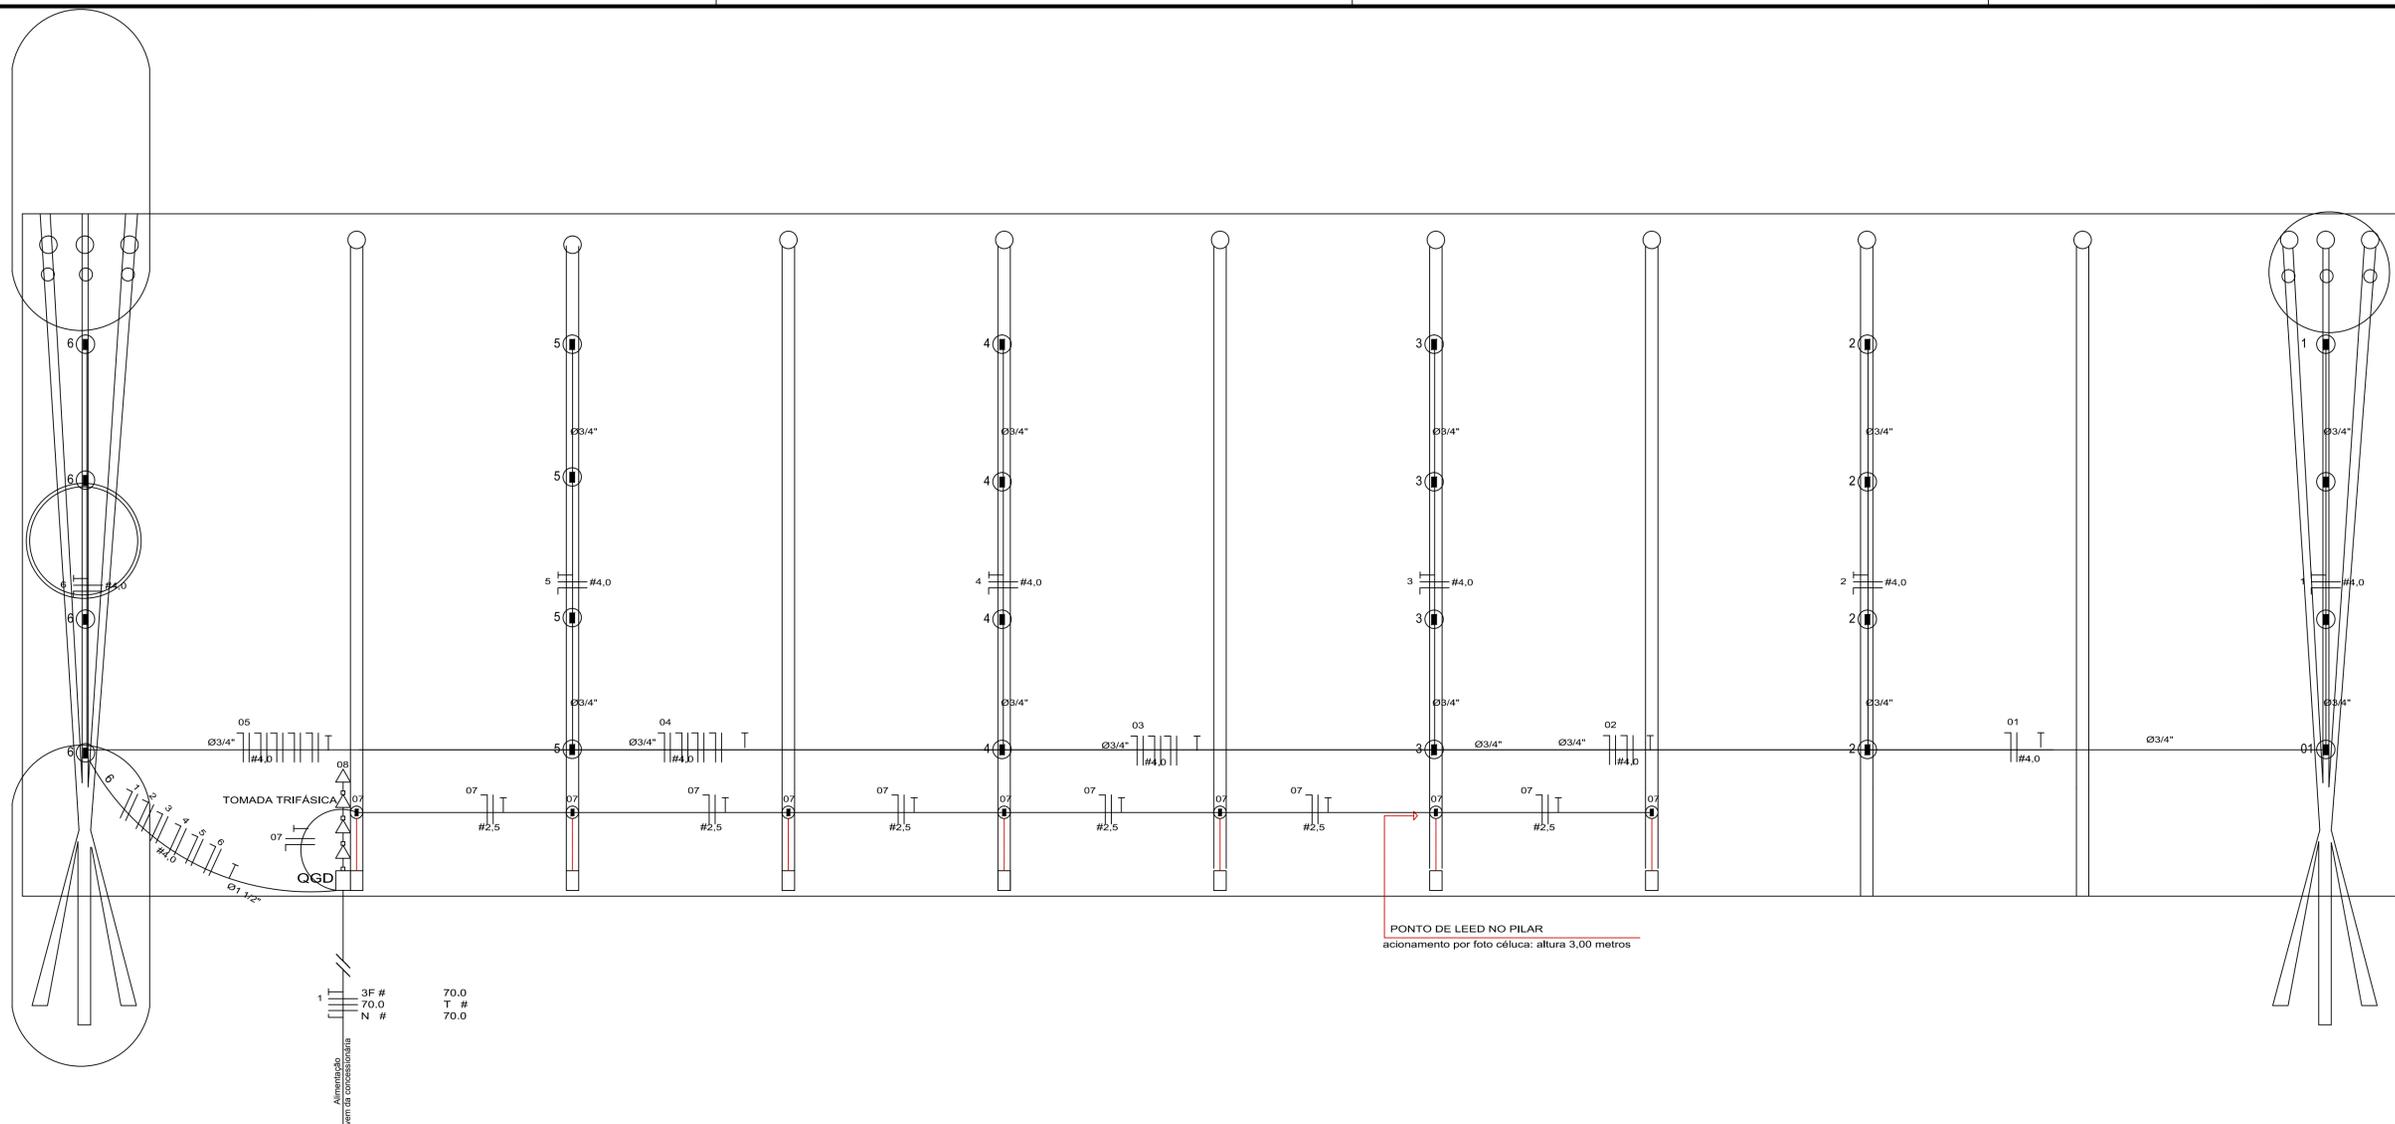

Quadro Geral de Cargas (QGD) - 220/127V

Circuito	Descrição	V (V)	Iluminação	Tomadas	Pot. total. (W)	Seção (mm ²)	Disj (A)
			Lâmpada				
1	Iluminação	220	4 x 400W		1600	2.5	10
2	Iluminação	220	4 x 400W		1600	2.5	10
3	Iluminação	220	4 x 400W		1600	2.5	10
4	Iluminação	220	4 x 400W		1600	2.5	10
5	Iluminação	220	4 x 400W		1600	2.5	10
6	Iluminação	220	4 x 400W		1600	2.5	10
7	Iluminação	220	7x 25W		175	2.5	10
8	Tomadas	220		4 x 600W	2.400	4.0	16
Alimentação CD			RAMAL DE ENTRADA 16 mm ² ATERRAMENTO 10mm ² DJUNTOR 63AMPERES				
TOTAL						12.175,00 W	

Legenda elétrica	
	LUMINÁRIA DE SOBRESOLU COMPLETA COM LÂMPADA INCANDESCENTE, TUBULADO DE 1000MM, 220V/127V, 1500MM DE ALTURA, DE PISO, COM INTERRUPTOR E TOMADA DE DESTINAÇÃO HARMÔNICA, PROTEÇÃO TÉRMICA.
	LUMINÁRIA DE SOBRESOLU COMPLETA COM LÂMPADA DE SOBRESOLU COMPLETA COM LÂMPADA INCANDESCENTE, TUBULADO DE 1000MM, 220V/127V, 1500MM DE ALTURA, DE PISO, COM INTERRUPTOR E TOMADA DE DESTINAÇÃO HARMÔNICA, PROTEÇÃO TÉRMICA.
	Luminária industrial de alumínio - Refletor 17" soquete eletrônico e grade de alumínio. Lâmpada de luz mista - OSRAM - HAL 500W
	Interruptor simples 1 face - 1,10m do piso
	Tomada baixa - 0,30m do piso
	Tomada média - 1,10m do piso
	Tomada alta - 2,20m do piso
	Quadro Geral de Distribuição - QGD - Quadro de Distribuição do sistema - CD (altura a 1,50m do piso)
	Neutro - N, Fase - F, Proteção - T e Retorno
	Seção do condutor em mm ²
	Diâmetro do eletroduto em mm
	Dispositivo de proteção a corrente diferencial-residual
	Aterramento - haste copersweld 50" - 3m

PLANTA BAIXA

ESCALA 1/100

SETOR DE ENGENHARIA
PREFEITURA MUNICIPAL DE MACHADINHO

CONTEÚDO - PROJETO ELÉTRICO	PRANCHA - A-06/06
PROPRIETÁRIO - PREFEITURA MUNICIPAL DE MACHADINHO	ESCALA - 1/100
ENDEREÇO - AVENIDA INDEPENDÊNCIA	ÁREA - 1.381,00 M ²
RESPONSÁVEIS TÉCNICOS -	DATA - 19.02.19
ENG. CIVIL AFDNSO TAKAO DUARTE IWAIGREA 152421	ARQUITETA E URBANISTA CAU 1.66772-6 ISABELE RISSON
ÁLCIR BRIZON PREFEITO MUNICIPAL	